

COMUNE DI
TRANI



AMPLIAMENTO
E GESTIONE DEL CIMITERO COMUNALE
_ TRANI _ (BT)

PROJECT FINANCING

SOCIETA' DI PROGETTO
PARCO DEL RICORDO TRANI S.r.l.

progettisti
capogruppo coordinatore
arch. **Sergio d'Addato**

team design
arch. **Alessandro Procacci**
arch. **Valentina Bucci**
arch. **Stefano Parente**

strutture
ing. **Antonio Porcelli**
ing. **Domenico Vaccanio**
contabilità
ing. **Giuseppe Antonaccl**

impianti
ing. i. **Stefano Farano**
ing. **Felice Valenziano**
ing. **Ilario Cellamare**
ing. i. **Antonio Zagaria**
ing. **Marianna Colamartino**


PROGETTO DEFINITIVO

IF.O.7
IMPIANTO A FLUIDO.
IMPIANTO DI CLIMATIZZAZIONE
PLANIMETRIA GENERALE


studio di architettura

SCALA 1/100

arch. Sergio d'Addato _ C.so V. Emanuele, 134 76125 Trani cell. 347 8642952 tel. 0883 587877 daddatosergio@virgilio.it sergio.daddato@archiworldpec.it

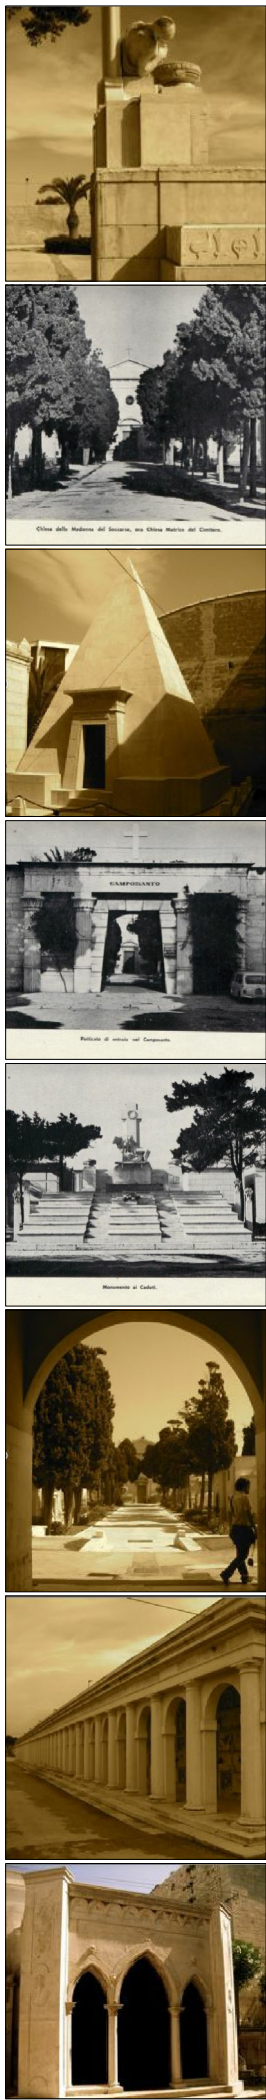


• Piano copertura

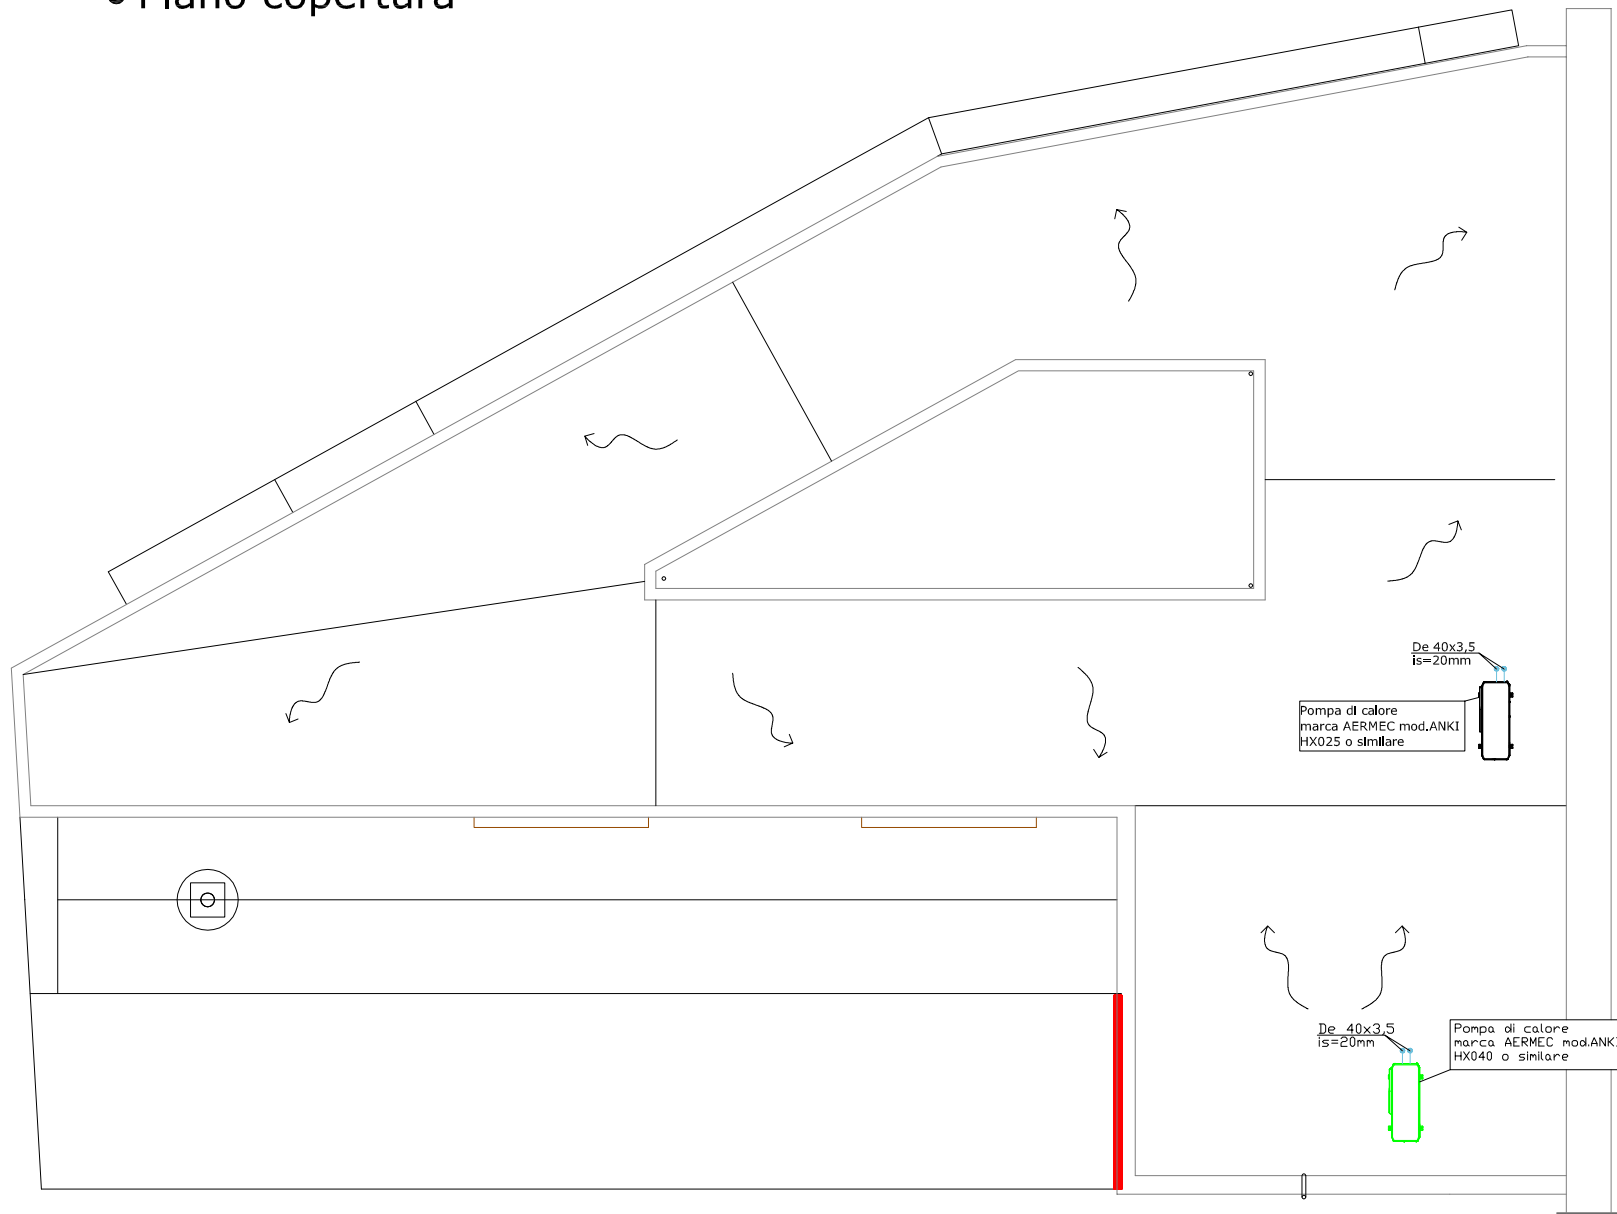


IMPIANTO DI CLIMATIZZAZIONE EDIFICIO
"SALA DEL COMMIATO"

• Piano terra

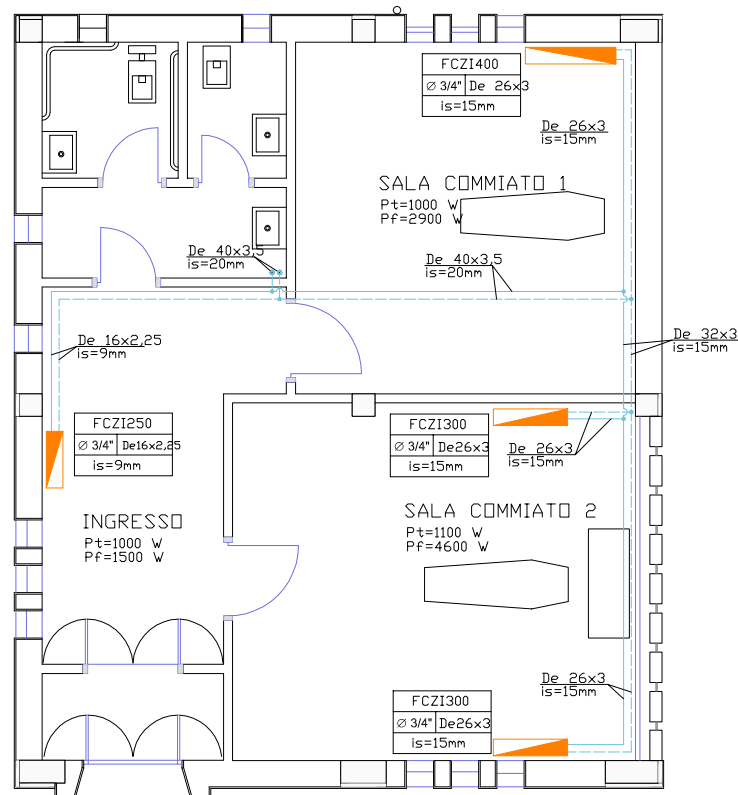


IMPIANTO DI
CLIMATIZZAZIONE
EDIFICIO "UFFICI"

• Piano terra

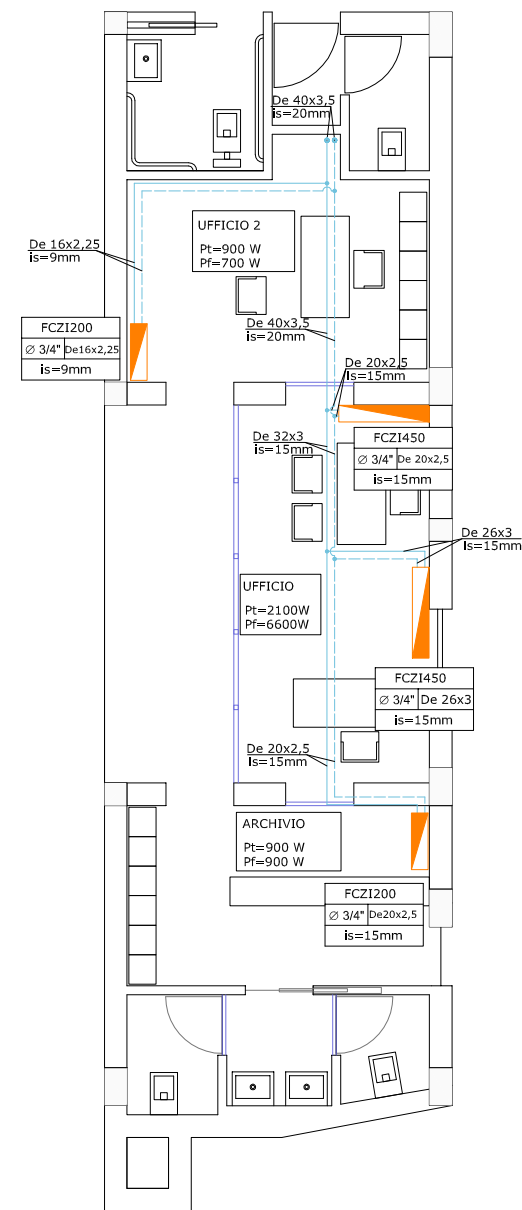


IMPIANTO DI ACS
EDIFICIO "UFFICI"

• Piano terra

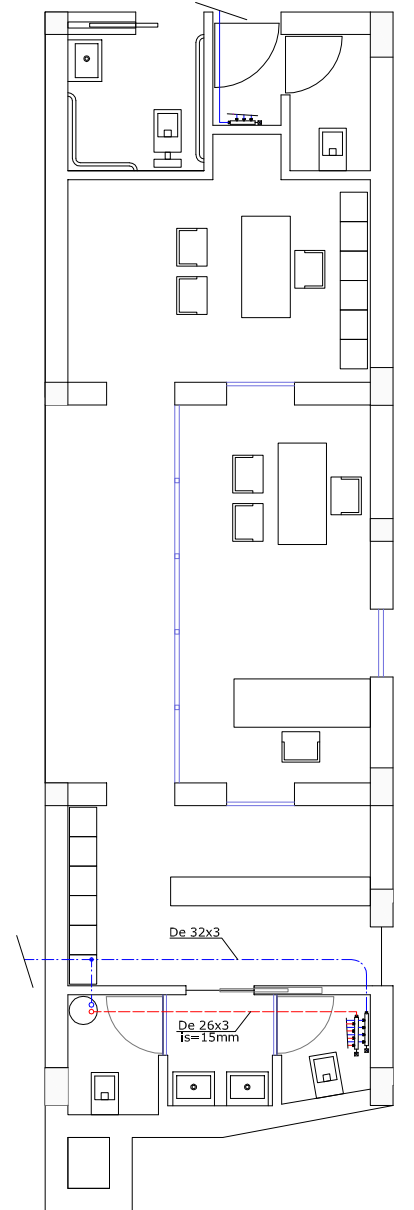

Configurazione bagno tipo

Scaldacqua elettrico
C=50l

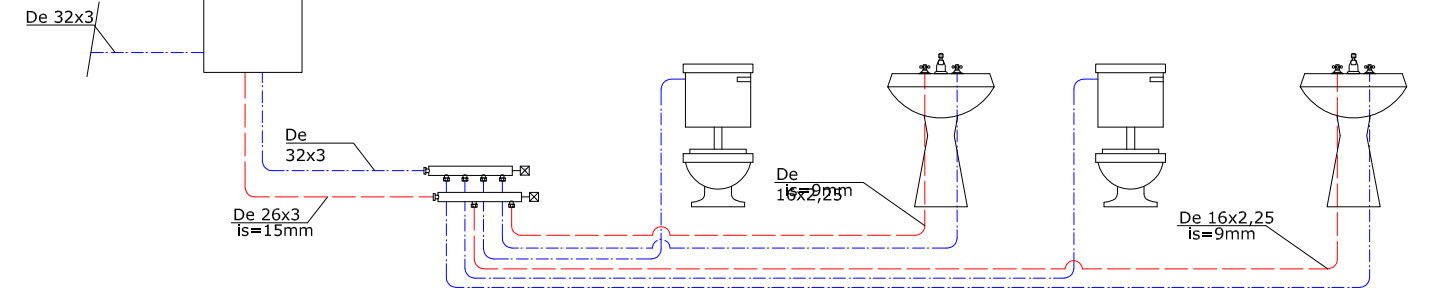

LEGENDA

-  Pompa di calore (Pt=3075W Pf=8177W) marca AERMEC mod. ANKI-HX040 o similare
-  Pompa di calore (Pt=2447W, Pf=9796W, Pass=) marca AERMEC mod. ANKI-HX040 o similare
-  Ventilconvettore marca AERMEC mod. FCZ1
-  Collettore bagno per impianto idrico
-  Scaldacqua elettrico C=50 litri
-  Simbolo con indicazione del modello fan coil, diametro tubazione e spessore minimo isolante.

LEGENDA

-  Tubazione AFS
-  Tubazione ACS
-  Tubazione mandata impianto di climatizzazione
-  Tubazione ritorno impianto di climatizzazione

PRESCRIZIONI

Le reti di acqua calda saranno coibentate con isolante avente λ a $40^\circ\text{C}=0,040 \text{ W/m}^2\text{K}$ negli spessori dimensionati in conformità al DPR 412/93 allegato B.
Le reti di acqua fredda saranno coibentate per evitare formazioni di condensa e, nel caso di tubazioni sottotraccia per compensare le dilatazioni.
Saranno adottati i necessari accorgimenti per compensare le dilatazioni lineari delle tubazioni.

